



# PERSPECTIVA

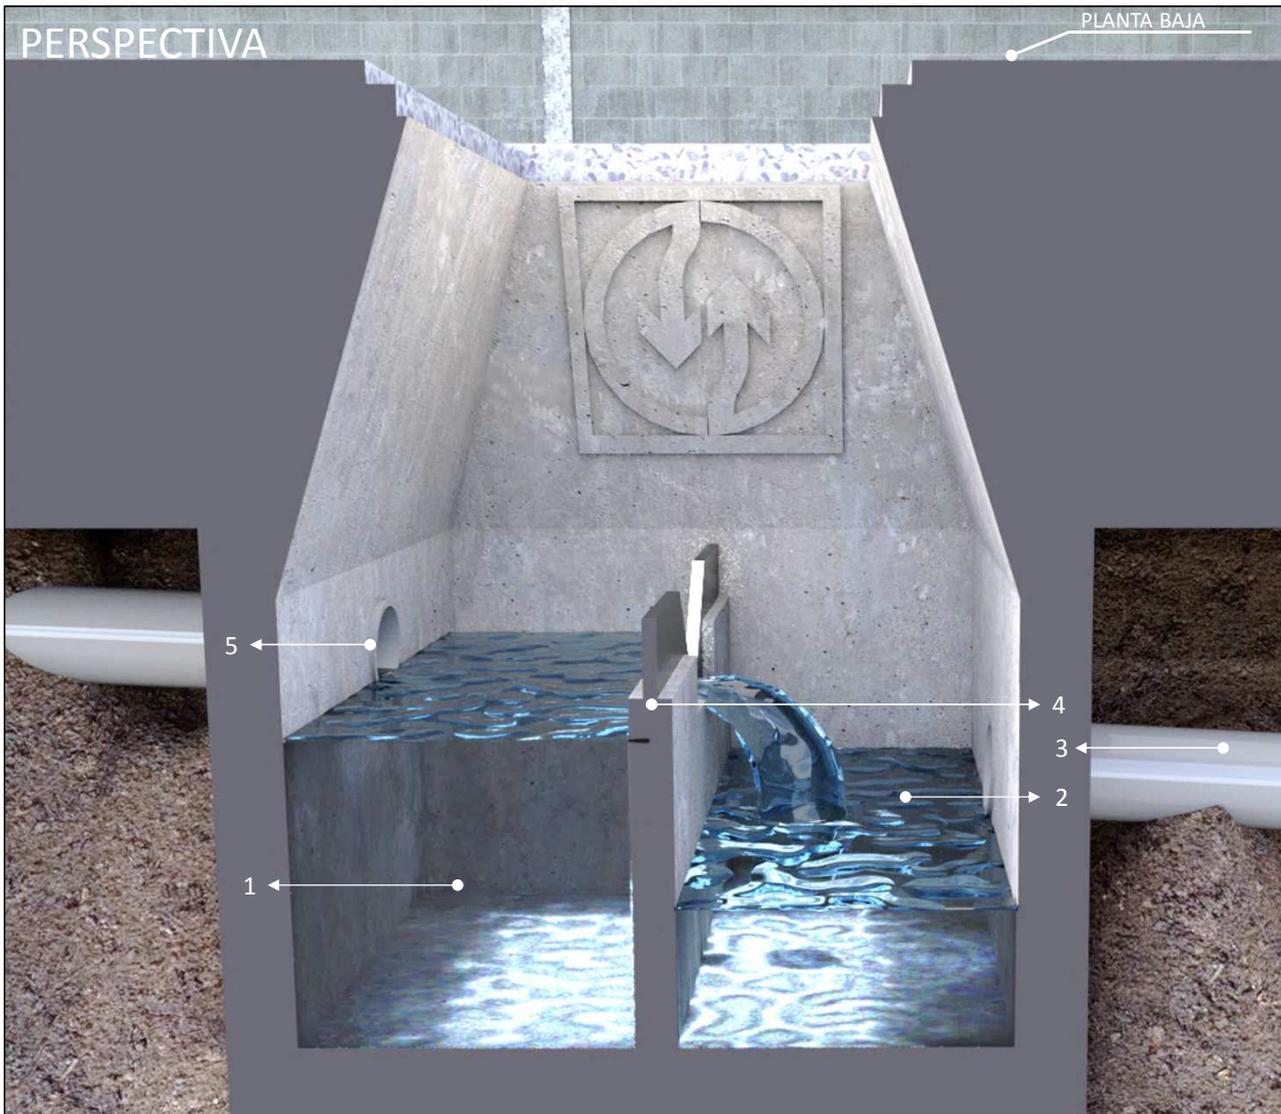

PLANTA BAJA

## MODELO DE ARQUETA PARA TOMA DE MUESTRAS

(ESCALA: 1:30)

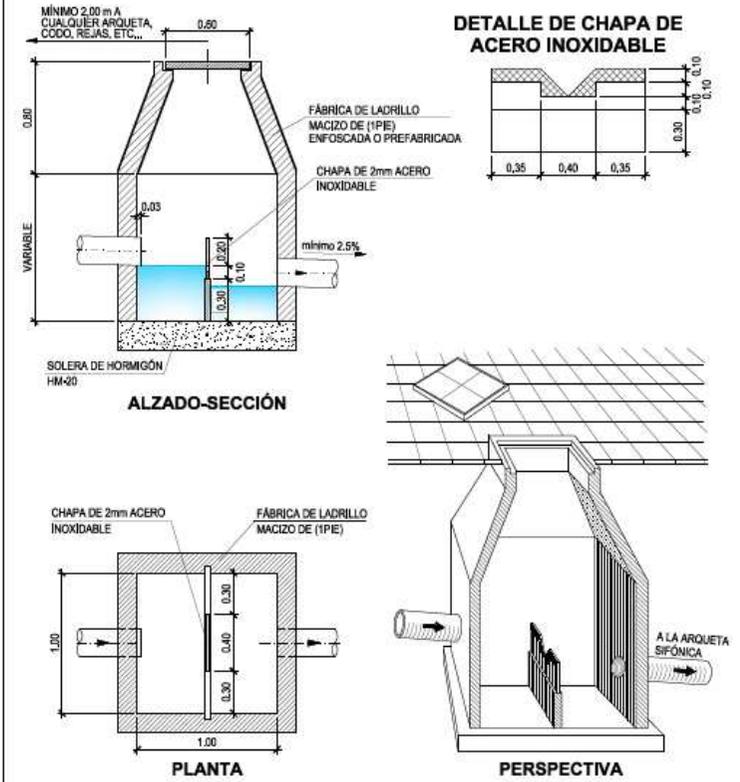

COTAS EN metros



**EMPRESA METROPOLITANA DE ABASTECIMIENTO Y SANEAMIENTO DE AGUAS DE SEVILLA**

INSTRUCCIONES TÉCNICAS PARA REDES DE SANEAMIENTO (PD 005 12-REV.6)

AÑO: 2017  
DETALLE Nº: SA-19

### LEYENDA DE LOS ELEMENTOS DE LA TOMA DE MUESTRAS

1. SENO DE ENTRADA
2. SENO DE SALIDA
3. TUBO DE SALIDA HACIA LA ARQUETA SIFÓNICA
4. LABIO VERTEDERO DE CHAPA DE ACERO INOXIDABLE DE 2 mm.
5. TUBO DE ENTRADA A LA ARQUETA TOMA DE MUESTRAS

### DETALLE LABIO VERTEDERO



## MODELO DE ARQUETA DE TOMA DE MUESTRAS SA-19

NOTA: LA ARQUETA DE TOMA DE MUESTRAS ES UN ELEMENTO DE LA INSTALACIÓN INTERIOR

Cotas en metros  
Versión 1.0 25/09/2019